


RZUT PIWNII
skala 1:100

Organizacja
studentów
EMSA

EMSA

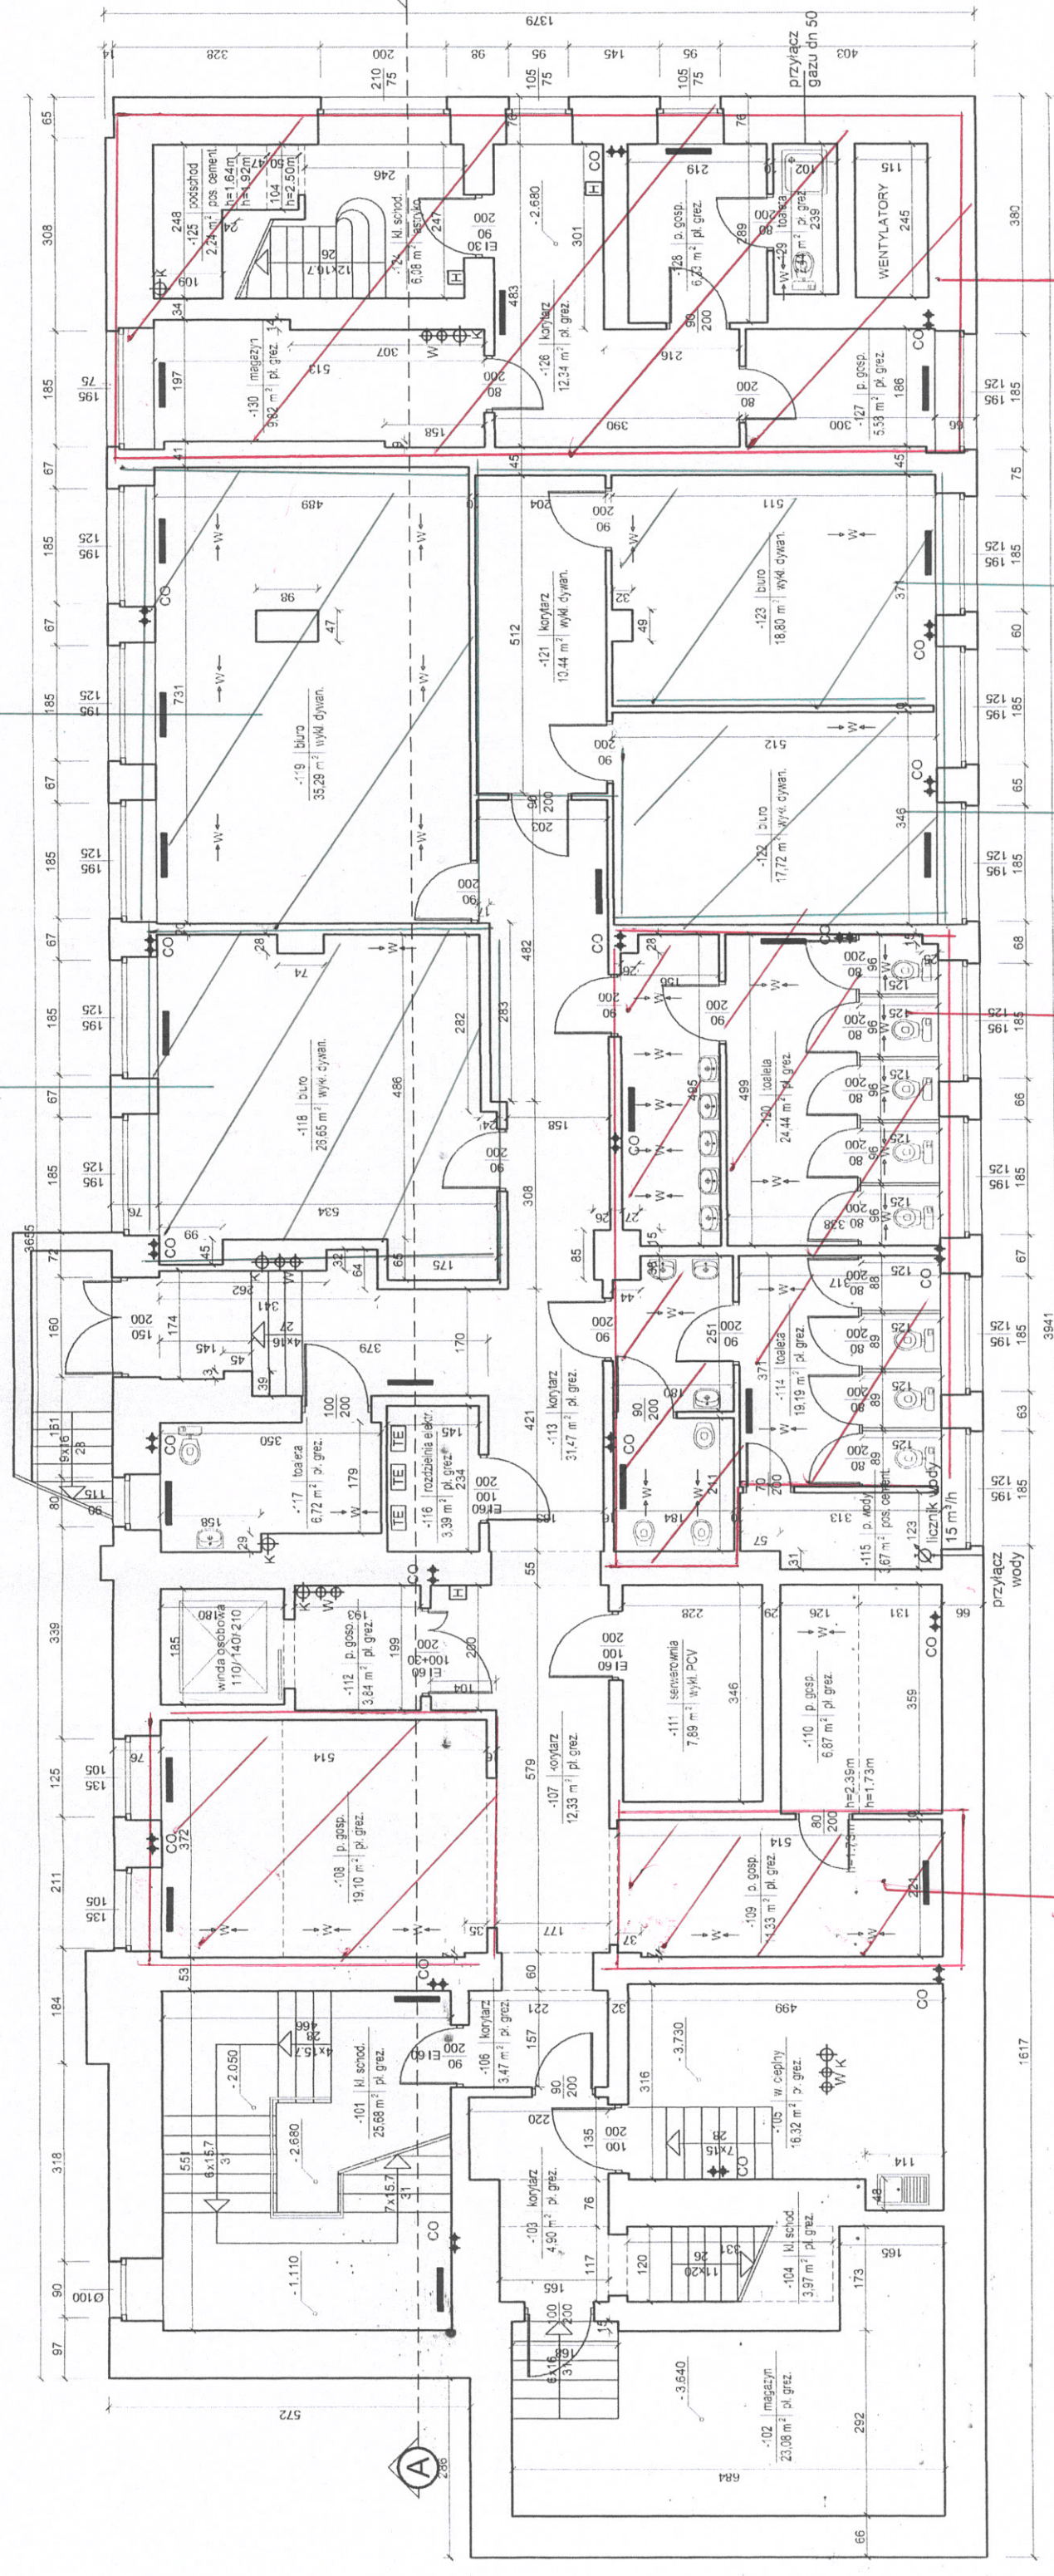

LEGENDA OZNACZEŃ:

- tablica elektryczna
- pion gazowy
- pion kanalizacyjny
- pion wodny
- hydrant
- pion central. ogrzewania
- grzejnik
- otwór wentylacyjny

FIRMA PROJEKTOWA M.W.	
NADZORY BUDOWLANO - INWESTYCYJNE, KONS.	
43-400 CIESZYN, UL. POLNA 228, SZEROKA 3 - BIURO, TEL. F.	
Temat:	DOKUMENTACJA ODTWORZENIO
Treść:	RZUT PIWNICY
Adres budynku:	"Dom Medyków" WARSZAWA, ul. Oczipki 1a
Opracował:	inż. Marcin Niemiec
	inż. Władysław Niemiec
	UPR. 279/75/KT

Ajent

Organizacja
studentów
STN

Organizacja
studentów
T.S

Ajent

Ajent